


PIANTA PIANO TERRA
(DISPOSIZIONE COMPONENTI)

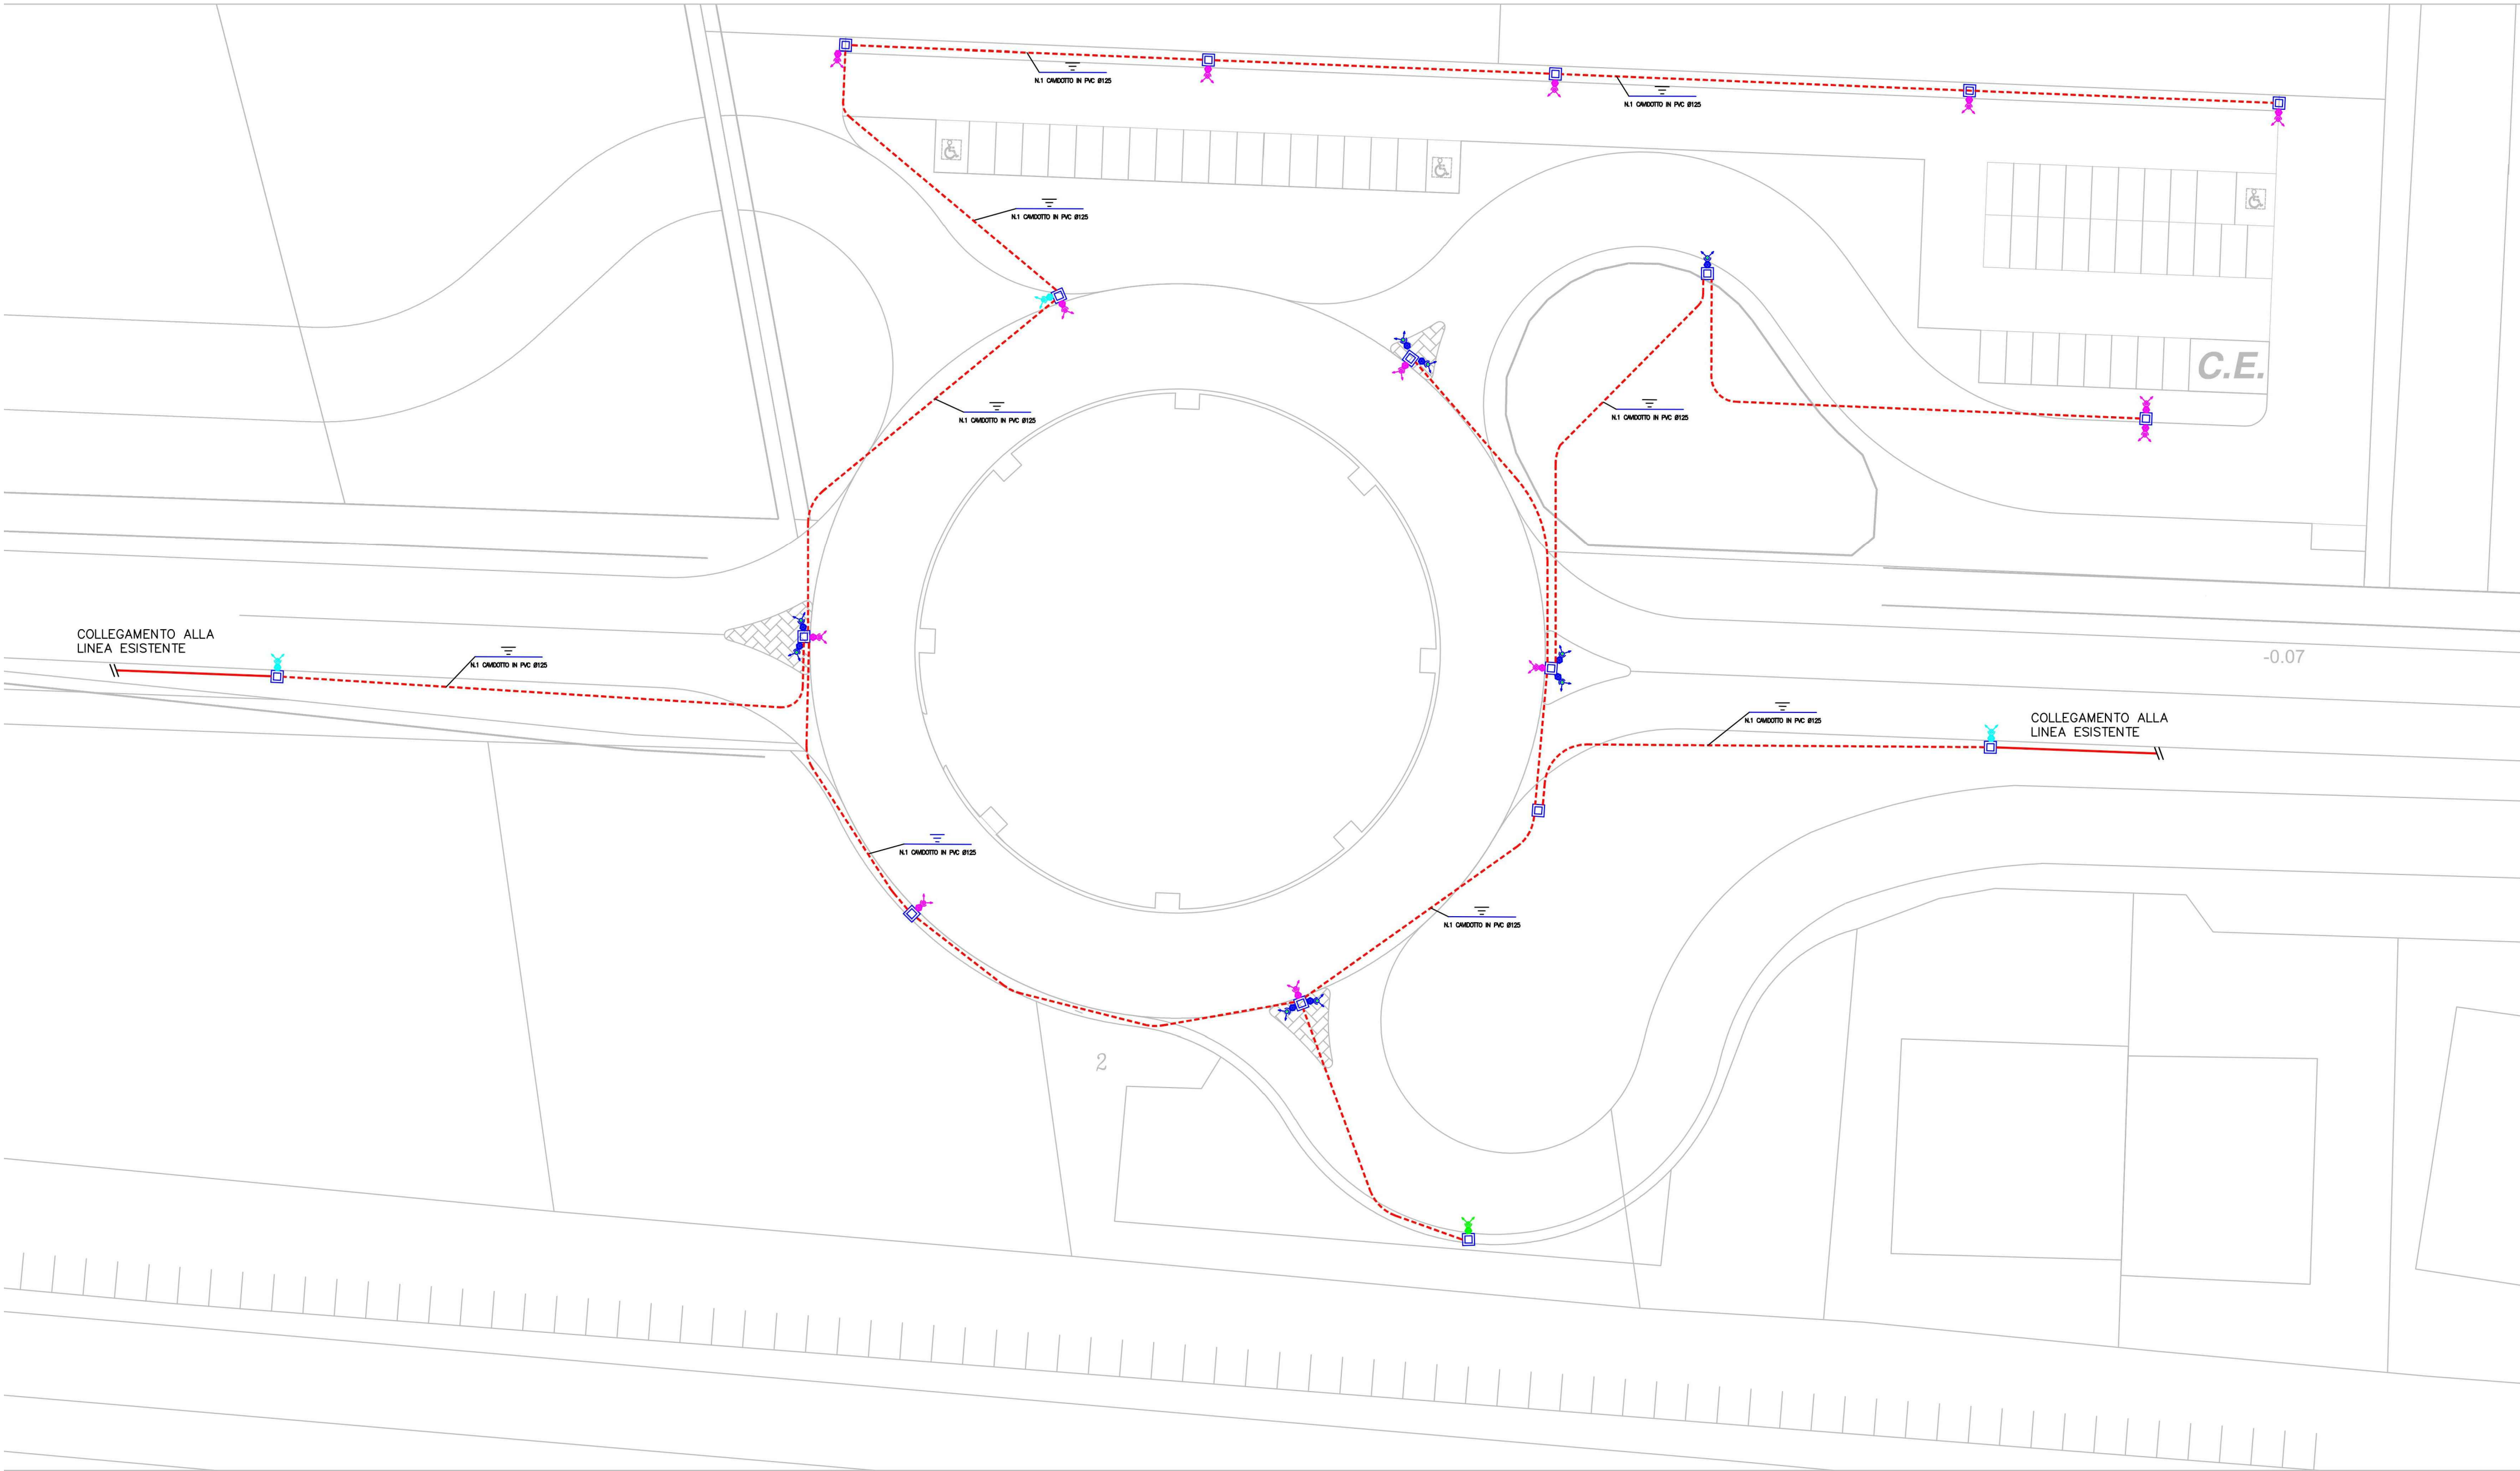

COMUNE DI COLOGNOLA AI COLLI		PROVINCIA DI VERONA	
ditta : IMMOBIL TRE S.R.L. - IMMER S.R.L.			
progetto : NUOVO P.U.A. "CA DELLA GUARDIA" LUNGO LA S.R. 11 IN LOC. COLOMBA			
IL PROGETTO È STATO PUBBLICAMENTE CONSERVATO VERBA		PER LE DITTE PROPRIETARIE	
TAVOLA N. 7 - ILLUMINAZIONE PUBBLICA		DISEGNATORE : C.M.	
SCALA 1:500	DATA : 16 APRILE 2021	AGG.: 13 GIUGNO 2023	
MAZZON MAURIZIO - ARCHITETTO -		VIA GORIZIA, 50 - SAN BONIFACIO (VR) - tel. 045/6100041 - fax 6100562 - E-mail info@mazzonmaurizio.it	
A termini di legge ci riserviamo la proprietà di questo disegno con divieto di riproduzione o di renderlo comunque noto a terzi.			

Via Citella n. 71/A
37012 Bussolengo (VR)
Tel/Fax 045-7158548
e.mail : info@studioamantia.it

Committente :
IMMOBIL TRE s.r.l. - IMMER s.r.l.
LOCALITÀ COLOMBA
37030 - COLOGNOLA AI COLLI (VERONA)

Oggetto :
NUOVO P.U.A. "CA DELLA GUARDIA" LUNGO LA S.R. 11
IN LOC.COLOMBA

Tipo di disegno

- DISEGNO PER ILLUMINAZIONE PUBBLICA
- DISEGNO PER PROGETTO ESECUTIVO
- DISEGNO PER SITUAZIONE EFFETTIVA
- DISEGNO PER LEGGE REGIONALE n. 21/1996
- DISEGNO PER INTEGRAZIONE
- DISEGNO PER PROGETTO DI MASSIMA
- DISEGNO SECONDO IL D.M. n. 37 DEL 22/01/2008

- DISEGNO PER PARERE DI CONFORMITÀ ANTINCENDIO
- DISEGNO DA ALLEGARE ALLA DOMANDA DI SOPRALLUOGO
- DISEGNO PER PARERE DI CONFORMITÀ I.N.A.I.L.
- DISEGNO DA ALLEGARE ALLA DOMANDA DI SOPRALLUOGO I.N.A.I.L.
- DISEGNO DA ALLEGARE AL PROGETTO PER L'ADDUZIONE DEL GAS SECONDO D.M. n. 37/2008

Data	Scala	Nome file	Tavola numero
13/06/2023	1:500	COMUNE DI COLOGNOLA ILL. PUBBLICA.dwg	1E
L'installatore		Il progettista	

LEGENDA CORPI ILLUMINANTI					
Simbolo	Quantità	Codice articolo	Nome articolo	Sorgenti	Descrizione
	13	ZZ-120-01_02	ITALO 1 SP5 S05 7040.180-2M	1xL-ITAI-SP5-4000-180-2M-70-25 67.7 W	AEC ILLUMINAZIONE SRL ITALO 1 SP5 S05 7040.180-2M 67.70W
	3	ZZ-120-01_02	ITALO 1 SP5 S05 7040.140-2M	1xL-ITAI-SP5-4000-180-2M-70-25 52.3 W	AEC ILLUMINAZIONE SRL ITALO 1 SP5 S05 7040.140-2M 52.30W
	1	ZZ-117-06_02	ITALO 1 SP5 STE-M 7040.100-2M	1xL-ITAI-SP5-4000-100-2M-70-25 37.4 W	AEC ILLUMINAZIONE SRL ITALO 1 SP5 STE-M 7040.100-2M 37.40W
	9	ZZ-117-06_02	ITALO 1 SP5 STE-M 7040.140-2M	1xL-ITAI-SP5-4000-140-2M-70-25 52.3 W	AEC ILLUMINAZIONE SRL ITALO 1 SP5 STE-M 7040.140-2M 52.30W

LEGENDA SIMBOLI	
Simbolo	Descrizione
	CORPO ILLUMINANTE SIMMETRICO E ASIMMETRICO INSTALLATO SU PALO
	POZZETTO ISPEZIONABILE
	TUBAZIONE INTERRATA